




COMUNE DI NICHELINO

CITTA' METROPOLITANA DI TORINO

INTERVENTO DI MANUTENZIONE STRAORDINARIA SUL PATRIMONIO IMMOBILIARE COMUNALE - EDILIZIA SCOLASTICA II LOTTO

Scuola Secondaria di Primo Grado "A. Manzoni" - via Moncenisio,24 COD. ED. 09

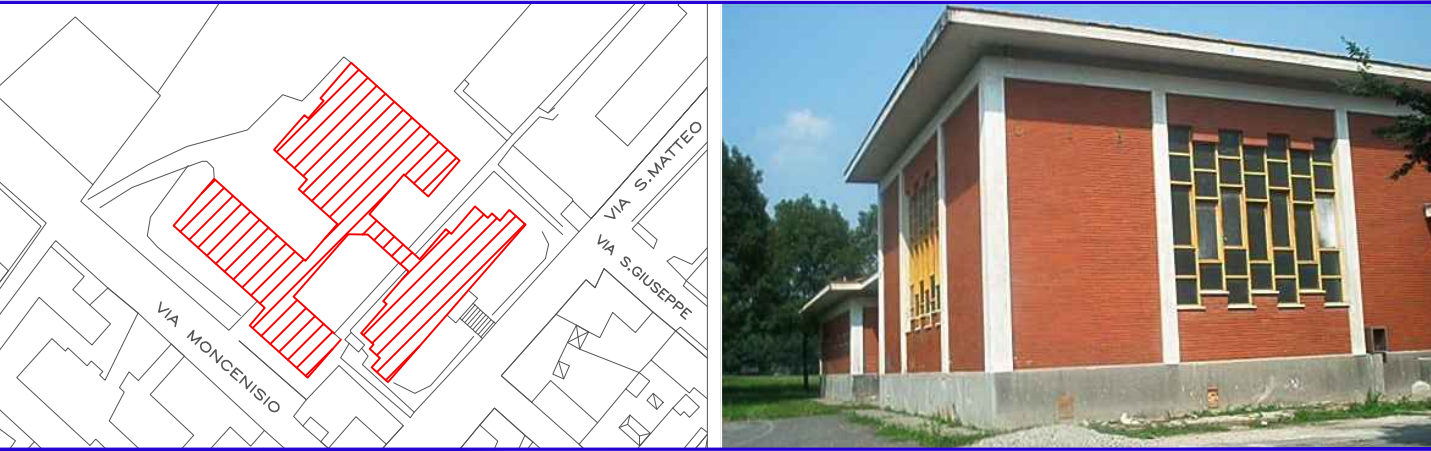

**Progettisti :**  
**FABRICATRE**  
studio associato architettura e ingegneria  
arch. Maurizio Testa  
arch. Stefania Zitti  
ing. Fabio Oliari  
  
via G. Regaldi, 3 10154 Torino t/f 011.885337 info@fabricatre.it

**Il Responsabile del Procedimento :**  
**Ing. Luigi Amendolara**  
(Responsabile P.O.)

ADEGUAMENTO IMPIANTO ELETTRICO: LUCE E FORZA MOTRICE LOCALI 2°-3° PIANO FUORI TERRA				scala 1:50
REV	MODIFICHE	DATA	DATA ultimo aggiornamento	09_PE.IE.PNT.02
0	EMISSIONE	marzo 2017		
1	REVISIONE	aprile 2018		
file	09_PE.IE.PNT.02.dwg			

LEGENDA SIMBOLI

	QUADRO ELETTRICO
	CORPO ILLUMINANTE CON LAMPADA FLUORESCENTE TIPO CIRCOLINA 40W - IP55
	RILEVATORE PRESENZA PERSONE TEMPORIZZATO COMANDO LUCE
	LAMPADA AUTONOMA D'EMERGENZA A LED IP55 AUTONOMIA 1 ORA - FLUSSO LUMINOSO 250 LUMEN
	INTERRUTTORE UNIPOLARE IN CUSTODIA IP40 DA ESTERNO
	VENTOLA D'ASPIRAZIONE

